




PLANTA DA NOVA REDE DE DRENAGEM
ESCALA 1/500

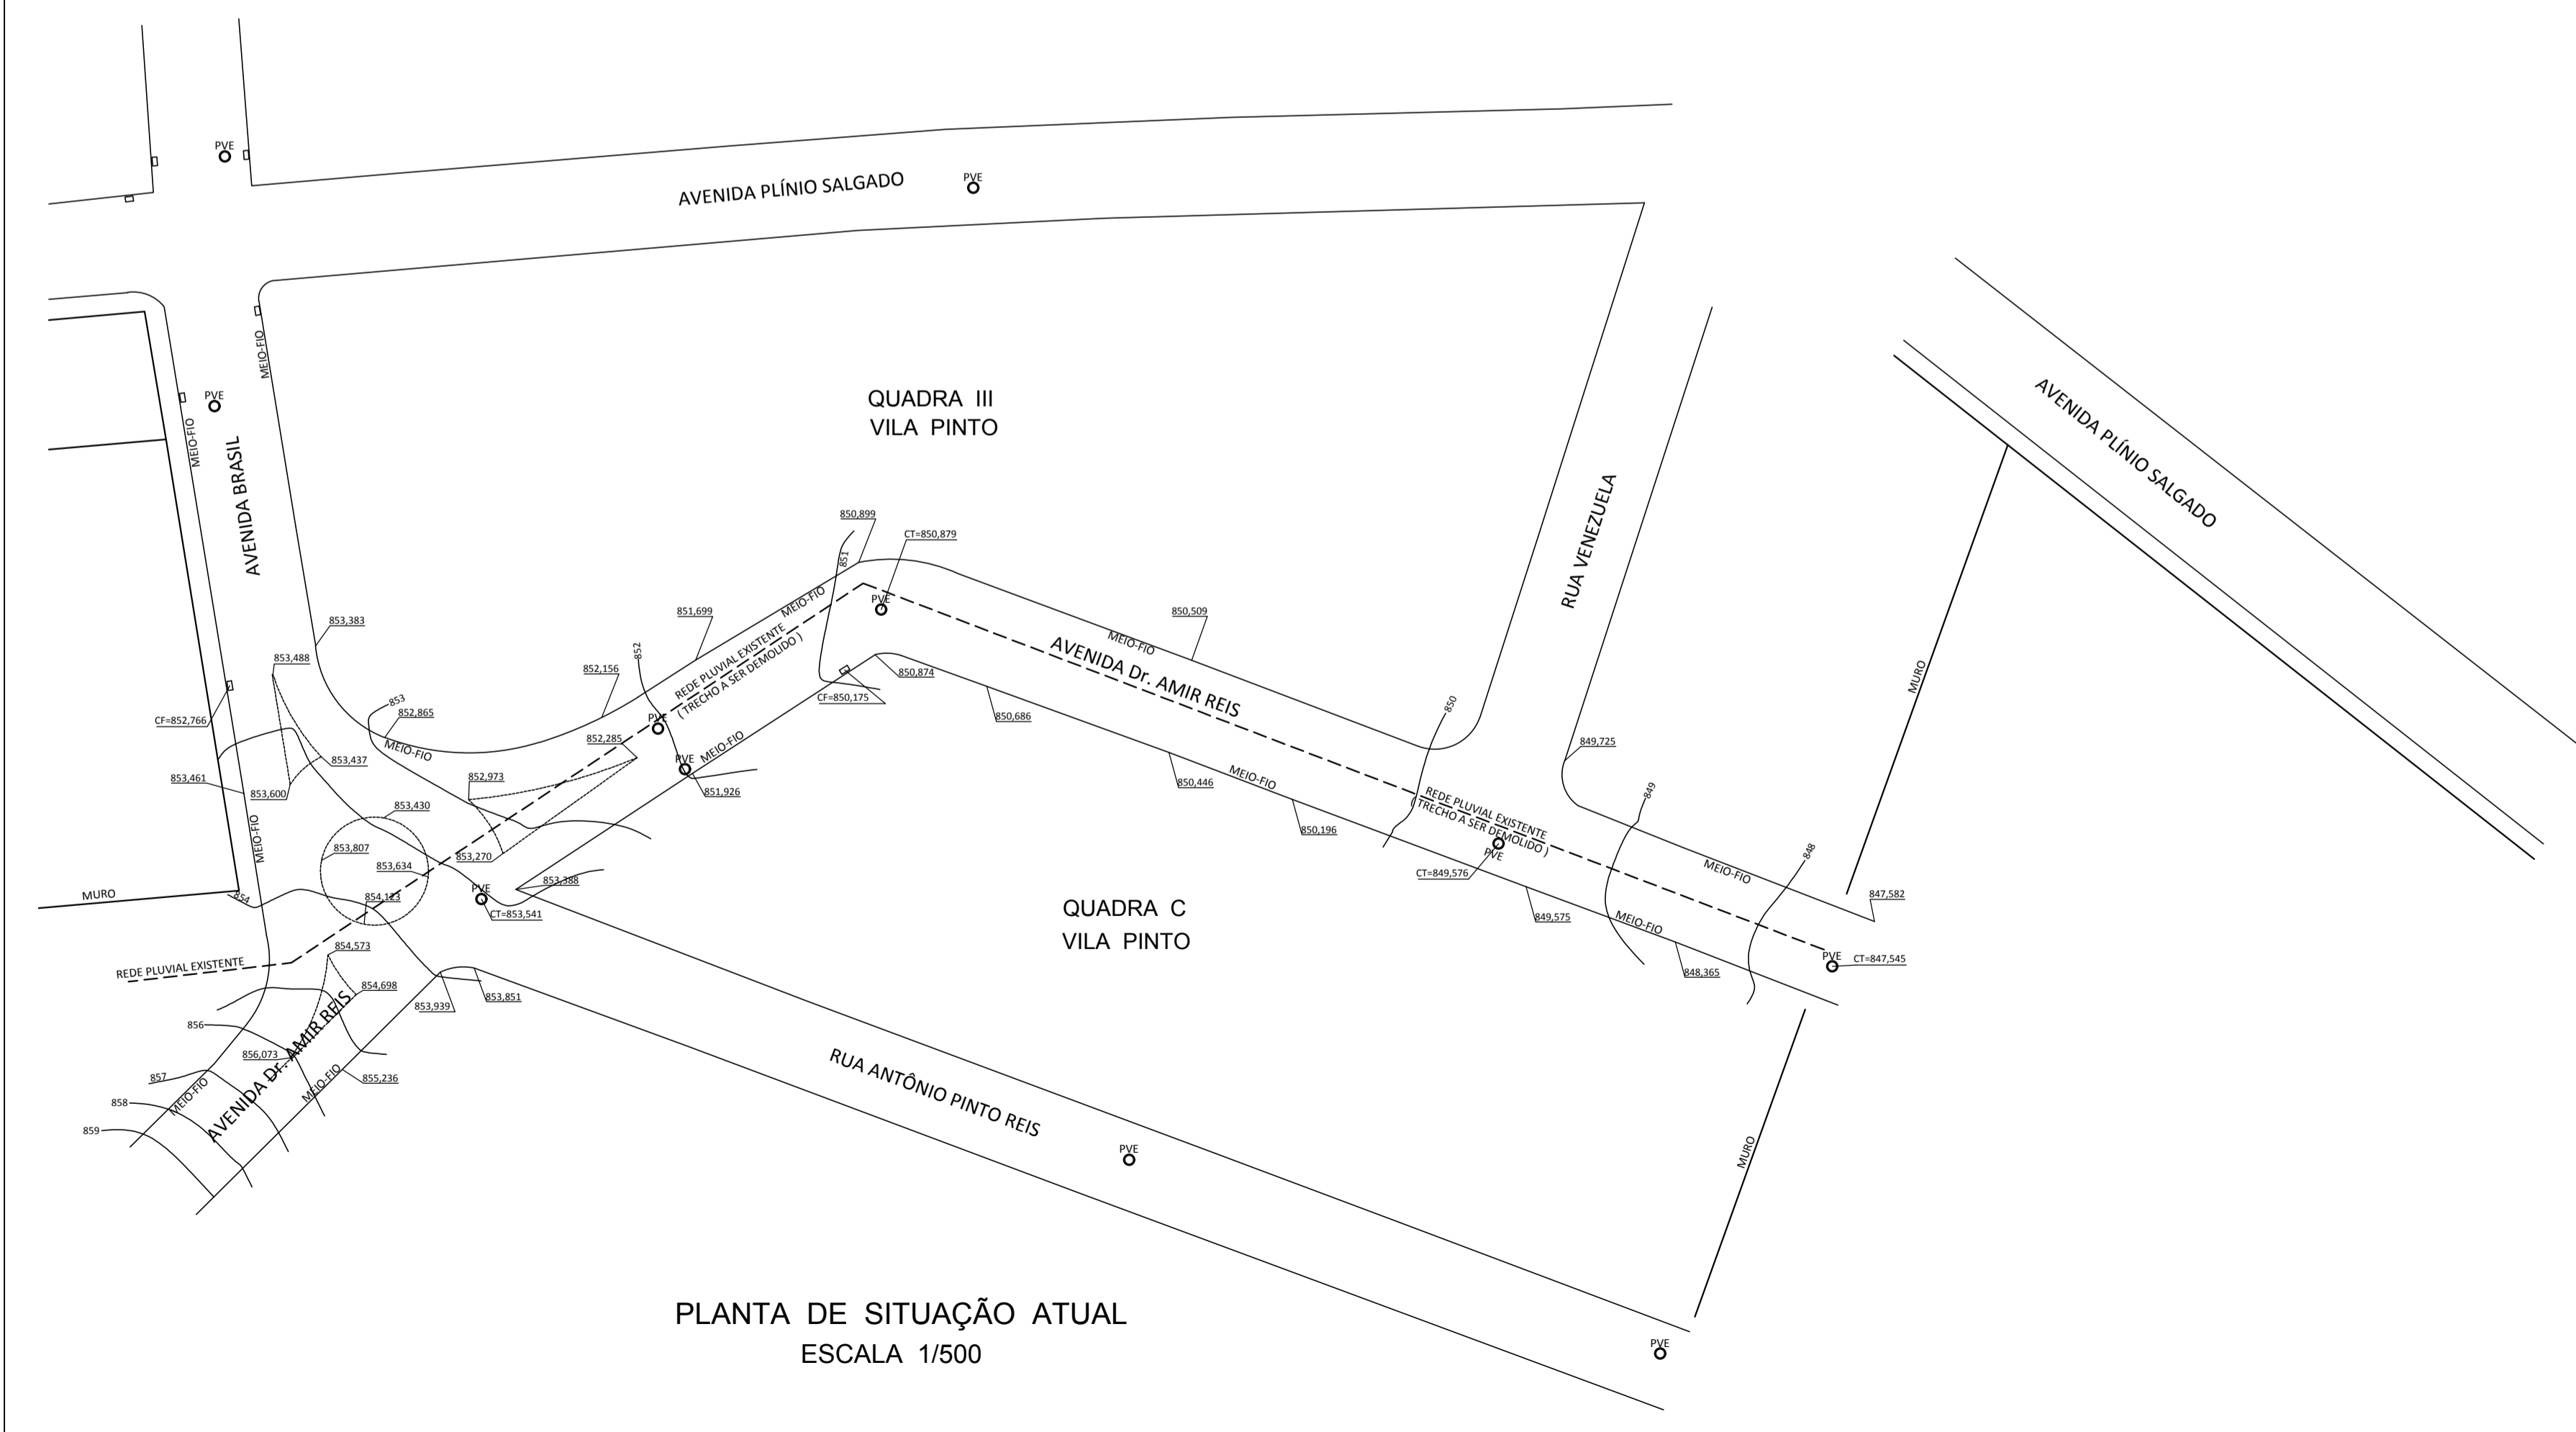


PLANTA DE SITUAÇÃO ATUAL
ESCALA 1/500

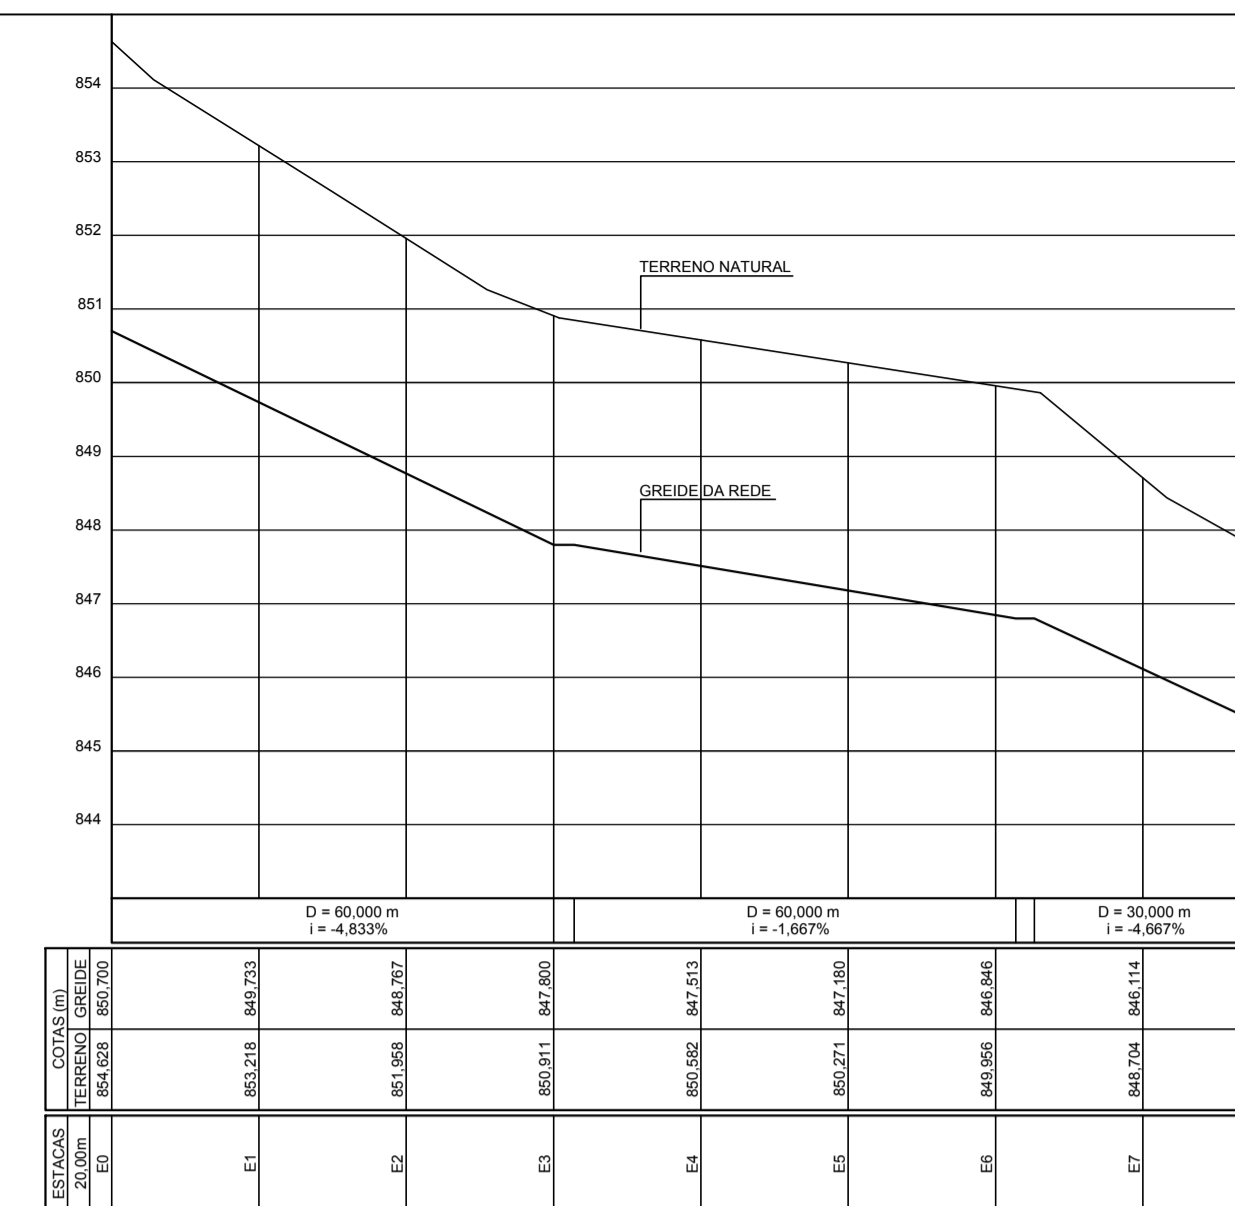

PERFIL LONGITUDINAL DO EIXO DA REDE
ESCALA HORIZONTAL 1/000
ESCALA VERTICAL 1/00

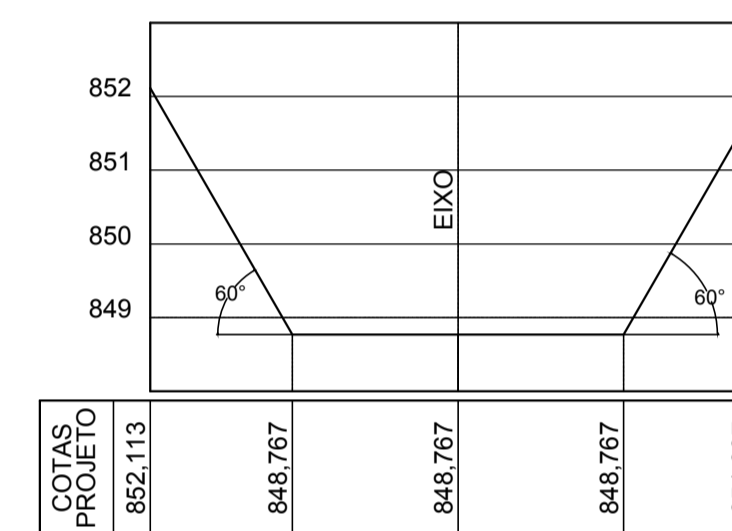


CORTE TRANSVERSAL EST. 2
ESCALA 1/100

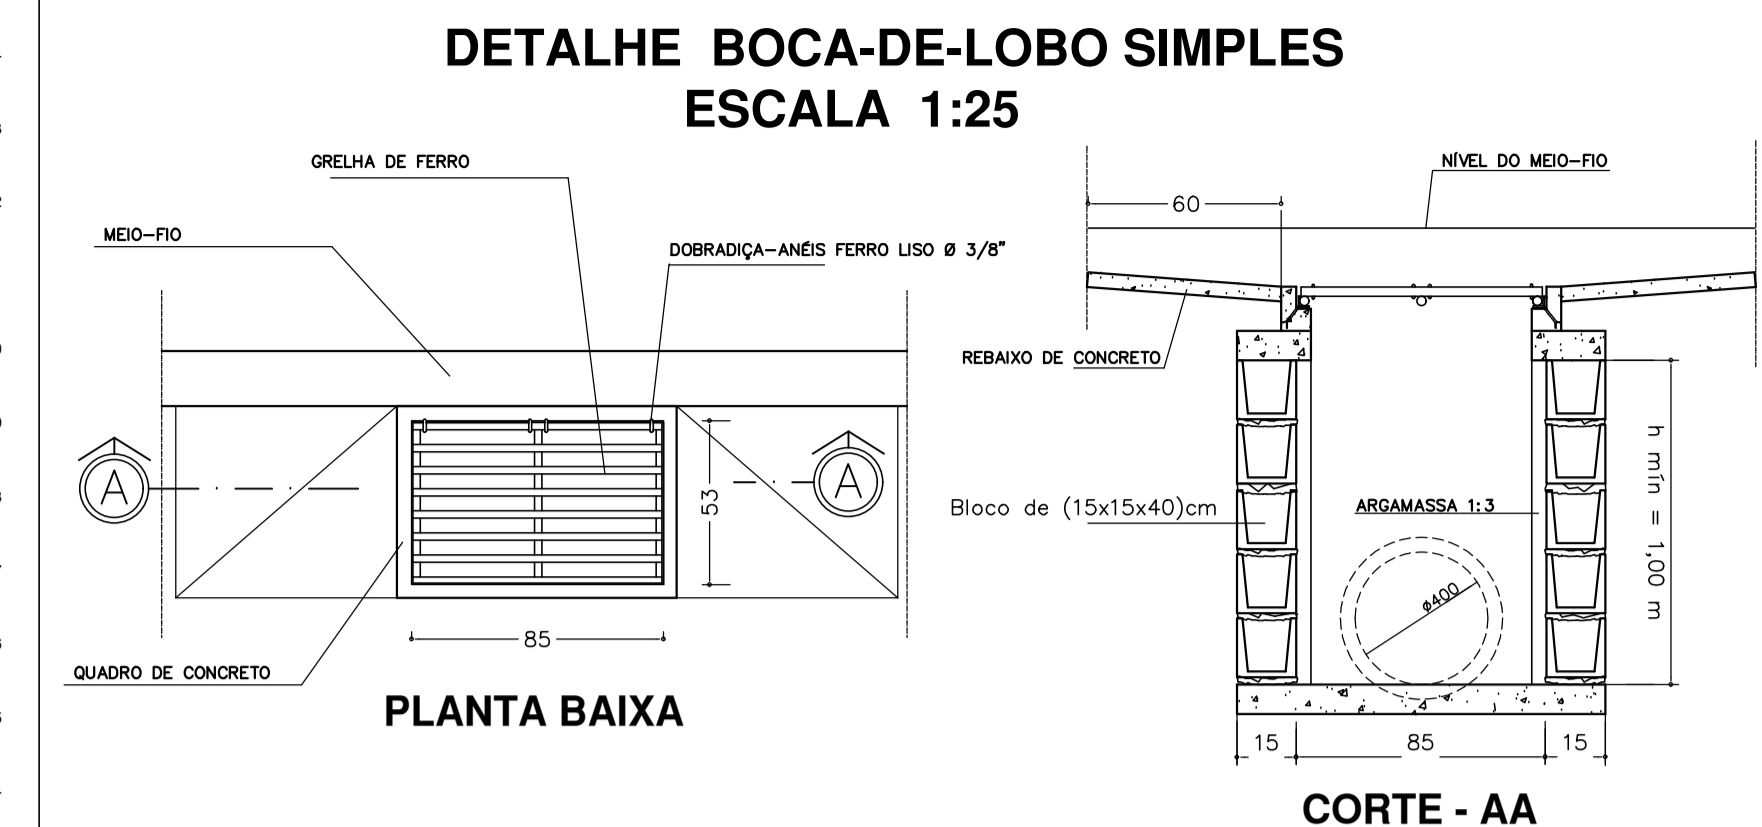


PLANTA BAIXA

CORTE - AA

DETALHE DAS GRELHAS

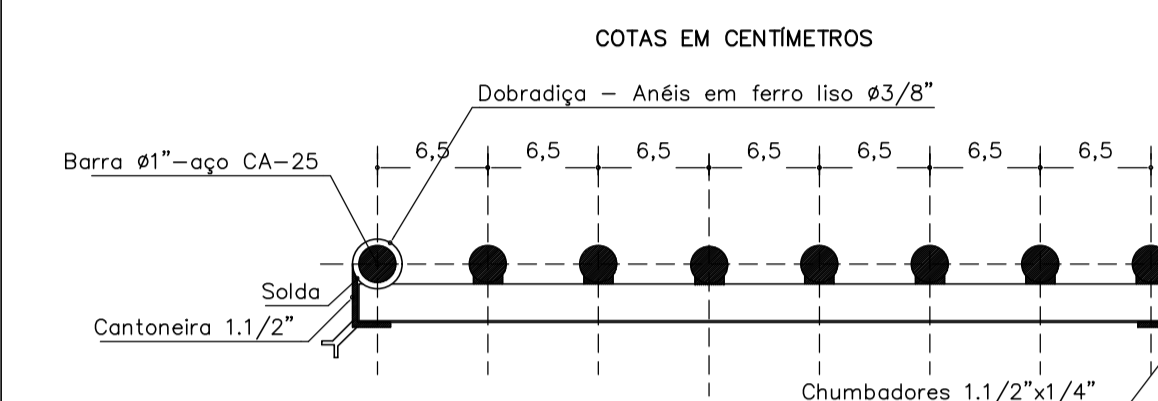

CORTE AA - BERÇO DA GRELHA
ESCALA 1:5

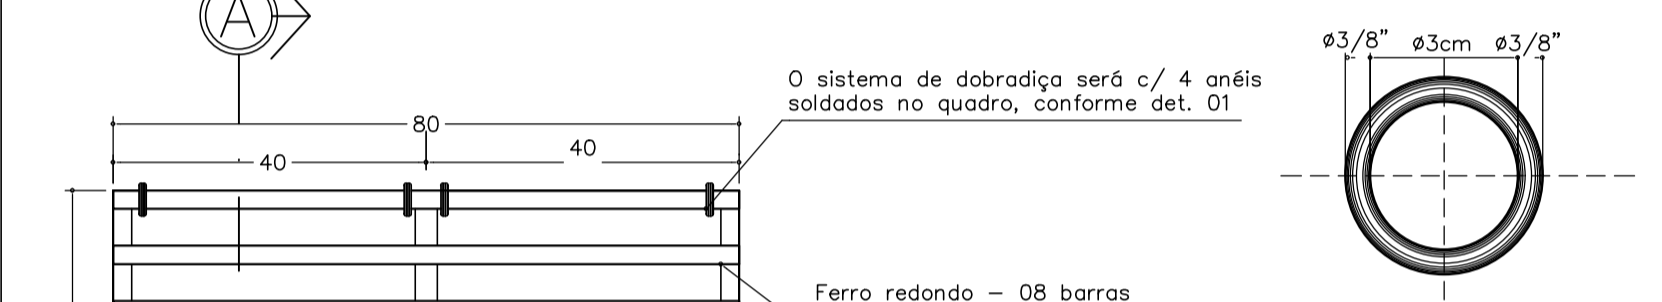


DETALHE 01 - (ANÉIS)
SEM ESCALA

LISTA DE MATERIAL POR UNIDADE

| | |
|--------------------------|--------|
| FERRO REDONDO #1" CA-25 | 8,45 m |
| CANTEINEIRA 1,1/2"x3/16" | 3,25 m |
| FERRO LISO #3/8" | 0,70 m |
| BARRA CHATA 1,1/2"x1/4" | 0,70 m |

GRELHA
ESCALA 1:10

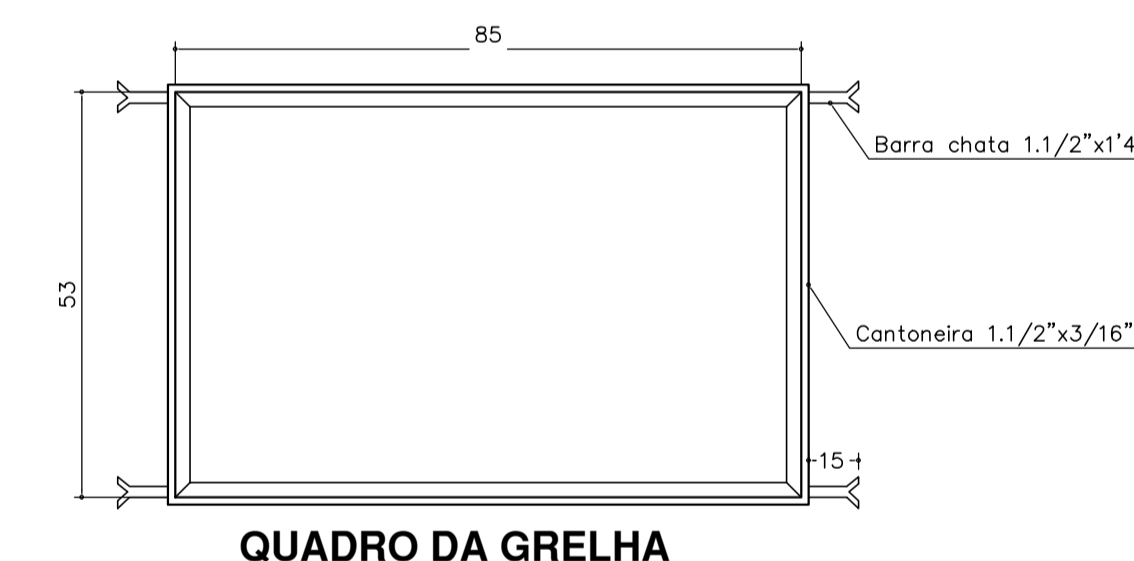

QUADRO DA GRELHA
ESCALA 1:10

QUANTITATIVOS

| | |
|-----------------------------|------------------------|
| VOLUME DE ESCAVAÇÃO DA VALA | 3.000,00m ³ |
| VOLUME DE REATERRO DA VALA | 2.400,00m ³ |
| RECOMPOSIÇÃO DE PAVIMENTO | 1.500,00m ² |

| | |
|----------------------|-------------------|
| TUBO PEAD | 300,00m Ø 1.500mm |
| TUBO DE CONCRETO | 44,00m Ø 400mm |
| TUBO DE DRENO | 160,00m Ø 200mm |
| CAIXAS (PV) | 4 UNIDADES |
| BOCAS DE LOBO (BL) | 6 UNIDADES |

OBS: NOS VOLUMES ACIMA NÃO ESTA INCLUIDO
COMPACTAÇÃO E EMPOLAMENTO

LEGENDA

BL = BOCA DE LOBO
PVE = POÇO DE VISITA DE ESGOTO
CF = COTA DO FUNDO
CT = COTA DA TAMPA

PREFEITURA DO MUNICÍPIO DE VARGINHA
SEPLA - SECRETARIA MUNICIPAL DE PLANEJAMENTO URBANO

| | | | |
|------------------------|--|-----------|-----------------------------------|
| ENDEREÇO: | AVENIDA DR AMIR REIS VARGINHA - MG. | DATA: | 06/04/2017 |
| PROPRIETÁRIO: | | DESENHO: | JENNER |
| AUTOR DO LEVANTAMENTO: | EQUIPE TOPOGRAFIA SEPLA | ARQUIVO: | DRENAGEM AVENIDA PLINIO SALGADO 2 |
| TÍTULO: | LEVANTAMENTO TOPOGRÁFICO | MAPOTECA: | DRENAGEM |
| PRANCHA: | CONTEUDO DA PRANCHA: | ESCALA: | INDICADA |

ÚNICA

ESTUDO PARA ADEQUAÇÃO DA REDE DE DRENAGEM