


LEGENDA

--- A DEMOLIR
 --- A CONSTRUIR
 --- EXISTENTE

LEGENDA

- ELETRODUTO PARA CABEAMENTO ESTRUTURADO
- ELETRODUTO PARA TELEFONE
- ELETRODUTO PARA CABEAMENTO NAO COTADO = 1"
- ELETRODUTO PARA TELEFONE NAO COTADO = 3/4"
- PONTO TOMADA RJ45 (REDE/TELEFONE) - 4X2" (1 X RJ45)
- PONTO TOMADA RJ45 (REDE/TELEFONE) - 4X2" (2 X RJ45)
- ▽ TOMADA TELEFONE (RJ11) - 4X2"
- PONTO DE REDE NO PISO
- CAIXA DE PASSAGEM (COM TAMPA) DIMENSÕES INDICADAS
- TODOS OS CABOS UTP's A SEREM INSTALADOS (4 PARES) DEVERÃO SER CATEGORIA 6.

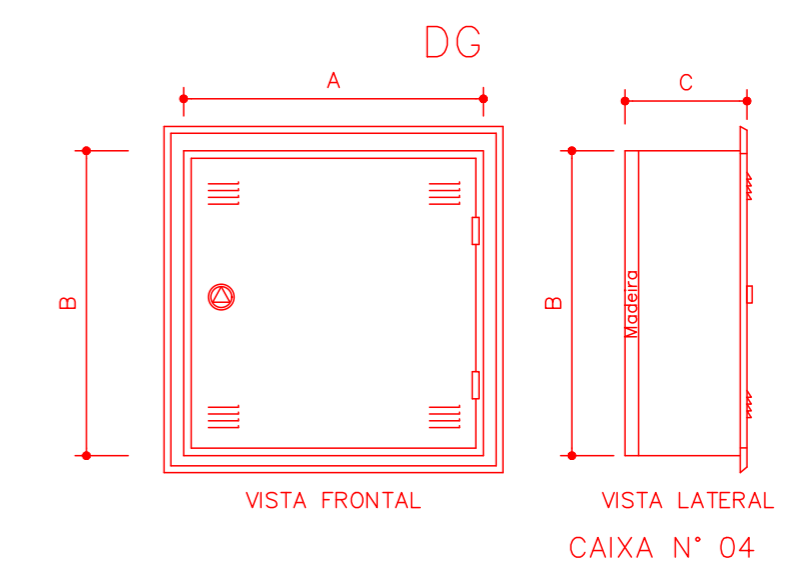

CAIXA N°	DIMENSÕES (cm)		
	A	B	C
04	60	60	13,5

PLANTA BAIXA
 ESCALA 1:100

PREFEITURA DO MUNICÍPIO DE VARGINHA SEPLA - SECRETARIA MUNICIPAL DE PLANEJAMENTO URBANO	
ENDEREÇO: RUA JÚLIO PAULO MARCELINI, Nº 50 BOA VISTA - VARGINHA/MG	DATA: ABRIL/2018
PROPRIETÁRIO: PREFEITURA DO MUNICÍPIO DE VARGINHA	DESENHO:
AUTOR DO PROJETO: ENGº PAULO ROBERTO DE PAIVA NOVO	ESCALA: INDICADA
CREA-MG n°: 49520/D	
AMPLIAÇÃO E REFORMA DA PROCURADORIA GERAL DO MUNICÍPIO (PGM)	
PRANCHA: ÚNICA	CONTEÚDO DA PRANCHA: PROJETO CABEAMENTO